


# 納入品図面

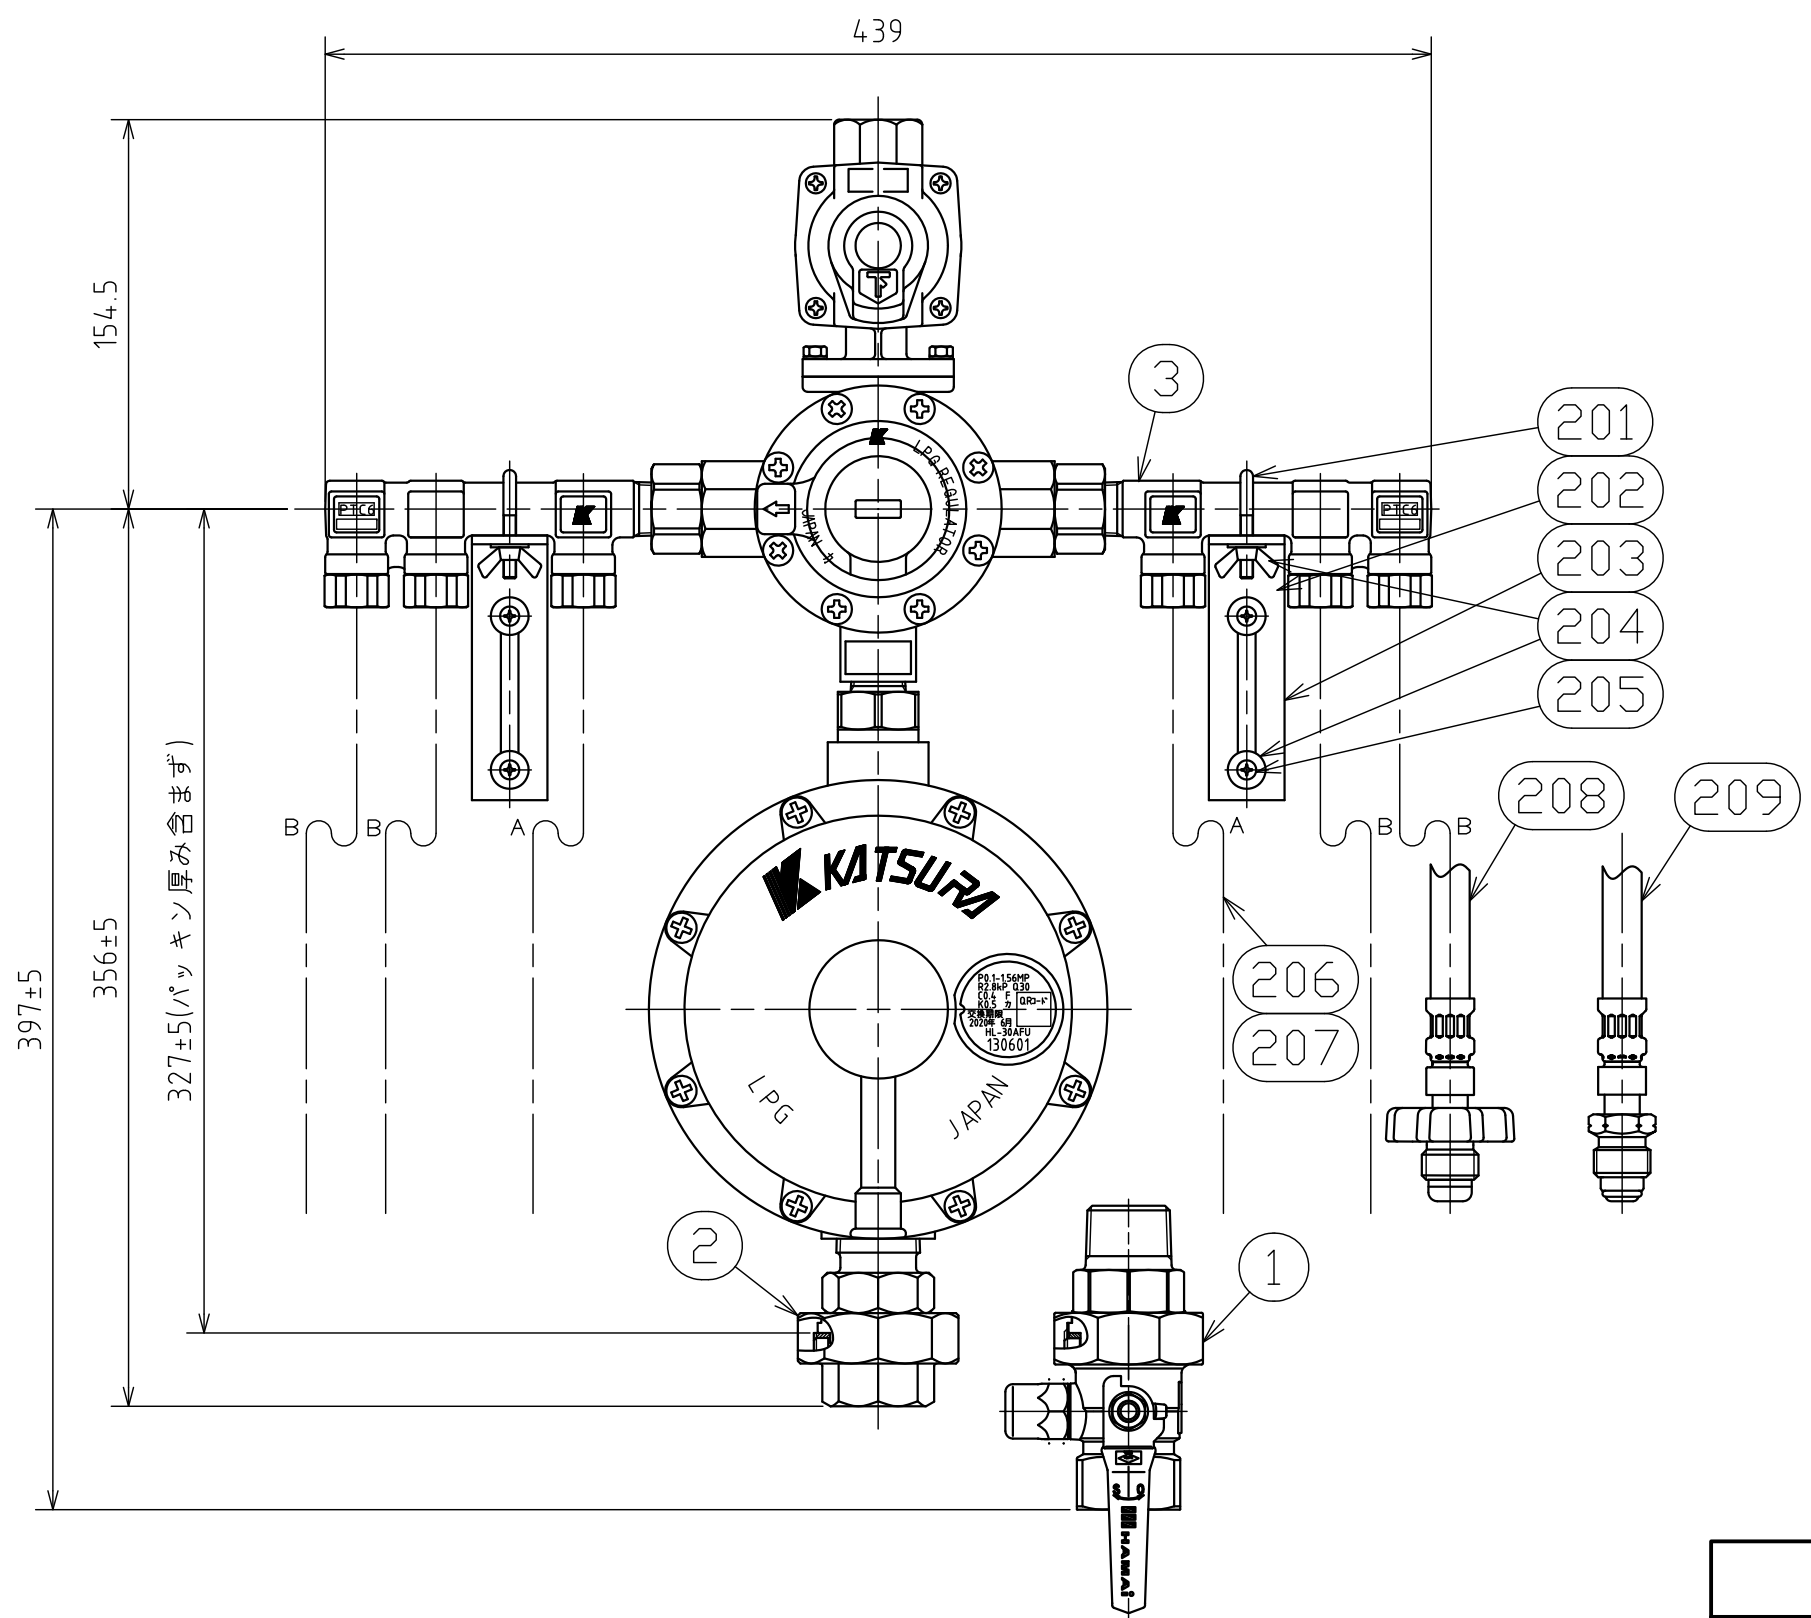

番号 (No.)	名称 (NAME OF PART)	材質 (MATERIAL)	員数 (QTY)	備考 (REMARKS)
1	HL-30AZ	Ass'y	1	
2	HL-30AU	Ass'y	1	
3	PTC6-1/2	Ass'y	1	

梱包部品				
番号 (No.)	名称 (NAME OF PART)	材質 (MATERIAL)	員数 (QTY)	備考 (REMARKS)
201	M5 Uボルト	鉄	2	メッキ
202	M5 ちょうナット	鉄	4	メッキ
203	ステー	鉄	2	紛体塗装
204	M5 平座金	鉄	8	メッキ
205	ドリルねじ4×25	鉄	4	メッキ
206	BH-5 グラビタホース	Ass'y	2	図中A消音タイプ
207	BS-5 グラビタホース	Ass'y	2	図中A
208	BH-6 グラビタホース	Ass'y	4	図中B消音タイプ
209	BS-6 グラビタホース	Ass'y	4	図中B
210	取扱説明書		1	PTC
211	取扱説明書		1	高圧ホース
212	取扱説明書		1	調整器
213	保証書		2	高性能
214	取扱説明書		1	検査孔付ボルトガス栓
215	消防署届出用紙		1	
216	I型漏えい検知部	Ass'y	1	
217	切替型漏えい検知装置用付属部品		1	*別表参照

切替型漏えい検知装置用付属部品	
名称 (NAME OF PART)	員数 (QTY)
メーター取付金具	2
金属フレキホース L=400	1
検査孔付ねじガス栓	2
子出口継手	1
1/2B キャップ	1
1/2B チーズ	1
1/2B ニップル	1
1/2B 長ニップル	1

型式	PTC6B-30SZ-HL	PTC6B-30HZ-HL	PTC6B-30SU-HL	PTC6B-30HU-HL
入口接続	POL スパナ締め	POL 手締め	POL スパナ締め	POL 手締め
出口接続	1B検査孔付ユニオンバルブ		1Bユニオン	
気密試験圧力	1.56MPa			
耐圧試験圧力	2.6MPa			

出図 (ISSUED)					設計 (DESIGNED)		製図 (DRAWN)		照査 (CHECKED)		承認 (APPROVED)		名称 (TITLE)	
					浦		杉山		川手				簡易集合装置	
													PTC6B-30* -HL	
尺度 (SCALE)					日付 (DATE)					図番 (DWG. No.)				
1:3					2015/10/16					00				
第三角法 (3RD ANGLE PROJECTION)					KATSURA CO.,LTD.					152262720				